

LEGENDA:


- NAVRHOVANÁ BETONOVÁ JÍMKA - TECHNOLOGICKÁ ŠACHTA - 1850x4150x2350
- OBVOD ÚZEMÍ DOTČENÉHO STAVBOU
- KATASTRÁLNÍ MAPA
- DOPRAVNÍ INFRASTRUKTURA STÁVAJÍCÍ

SÍTĚ TECHNICKÉ INFRASTRUKTURY:

- VODOVOD - SmVak Ostrava a.s.
- KANALIZACE DEŠŤOVÁ - SmVak Ostrava a.s.
- KANALIZACE JEDNOTNÁ - SmVak Ostrava a.s.
- PODZEMNÍ EL. VEDENÍ NN - ČEZ Distribuce, a.s.
- KOMUNIKAČNÍ VEDENÍ PODZEMNÍ - Telefonica O₂
- VEŘEJNÉ OSVĚTLENÍ PODZEMNÍ - TS-technické služby, a.s., Jablunkov - stále pod napětím !

PŘÍPOJKY NA ROZVODY SÍTÍ TI:

- PŘÍPOJKA VODY PITNÉ DN 25 - 14,6 m´
- PŘÍPOJKA EL. VEDENÍ PODZEMNÍ NN - 16 m´
- VENKOVNÍ ČÁST ROZVODU VODY PITNÉ (kašna) - cca 14 m´
- ZPĚTNÉ ODPADNÍ POTRUBÍ (kašna) - cca 7 m´

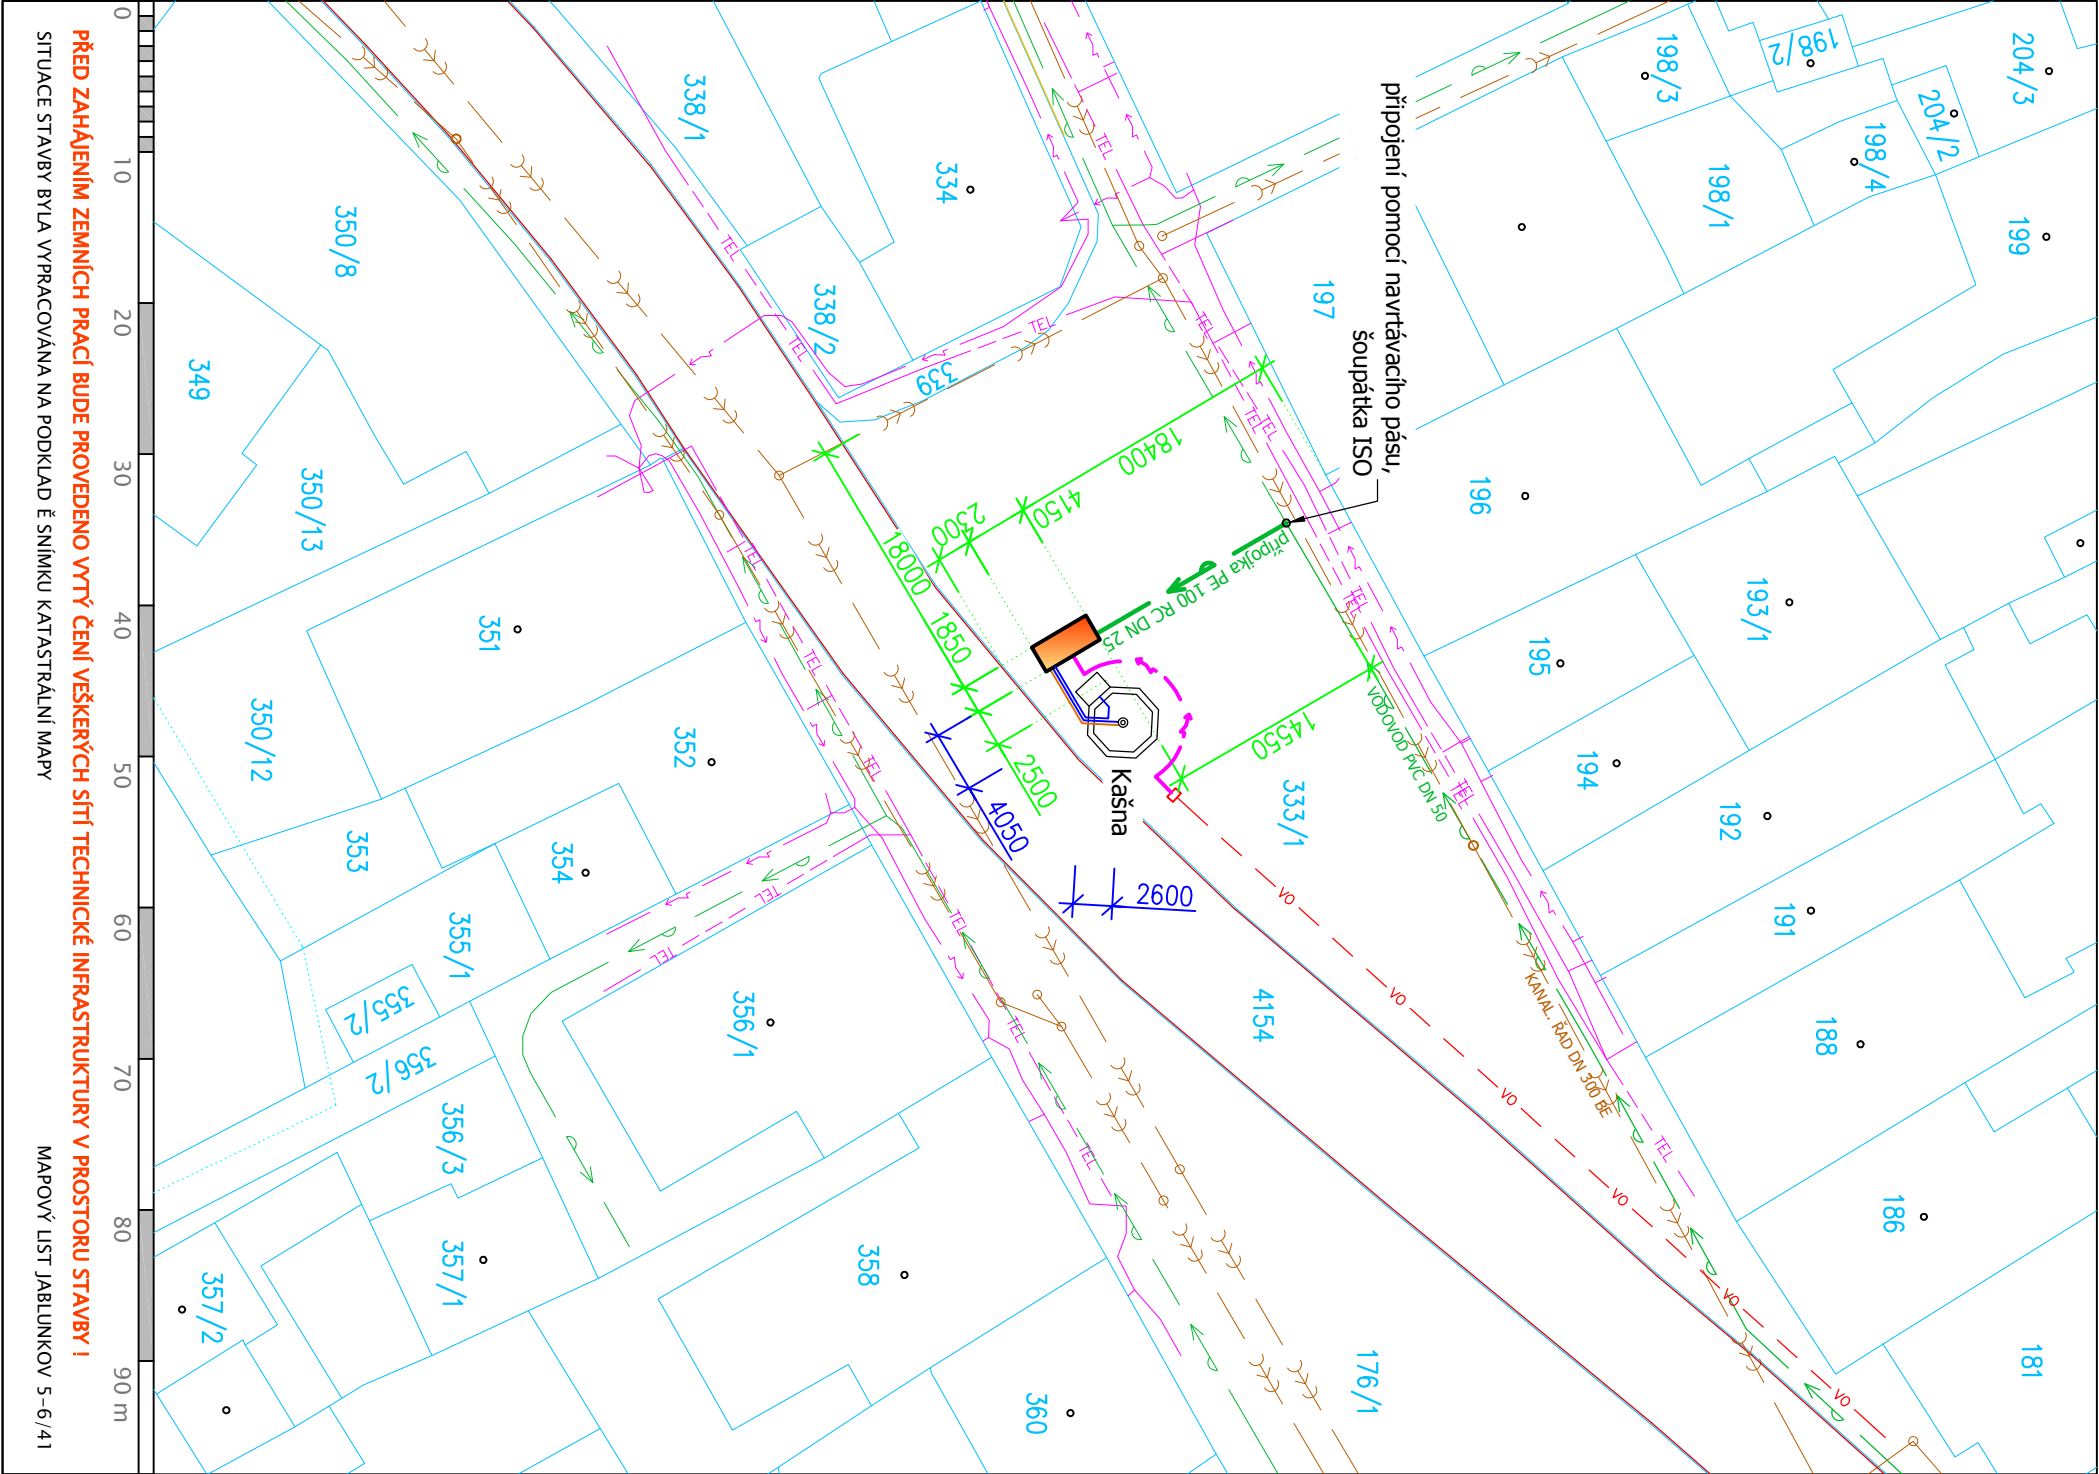

Vypíracoval : Přemysl Cieslar, Beskydská 697, 739 61 Třinec mobil: +420 776 213 159 / cieslar@lay-out.cz		PROJEKČNÍ KANCELÁŘ lay-out	
Investor : Měú Jablunkov, Dukelská 144, 739 91 Jablunkov			
Místo stavby : Obec Jablunkov, k.ú. Jablunkov, parc.č. 333/1			
Název stavby : nová stavba			
PŘÍPOJKA VODY PITNÉ s technologickou šachtou pro stávající kašnu		Počet formátů : 2 A4	
		Datum vypracování : 06 / 2013	
		Stupeň dokumentace : DUS	
		Číslo zakázky : L2013-33	
Výkres :	CELKOVÁ SITUACE STAVBY	Měřítko : 1:500	Číslo výkresu : 2